

LEGENDA-DESTINAZIONE D'USO

1	Cabina elettrica
2	Gruppo elettrogeno
3	Locale uffici, spogliatoi e servizi
4	Pesa
5a	Area ricezione e stoccaggio temporaneo della FORSU
5b	Area preparazione della miscela (FORSU-VERDE)
5c	Area ricezione e stoccaggio fanghi non palabili in serbatoio
6	Area ricezione verde, triturazione e stoccaggio dello stesso
7	Area sotto tettoia per lo stoccaggio materiali vagliati (materiale in attesa di certificazione e compost finito)
8a	Zona stoccaggio miscela pronta
8b	Area prima fase di maturazione del compost (ACT)
9a	Capannone per seconda fase di maturazione del compost
9b	Zona vagliatura
9c	Zona di stoccaggio del sovrappiù da riutilizzare nel ciclo
10	Capannone vagliatura materiali
11	Rimessaggio automezzi
12	Vasca di raccolta percolato (interrata)
13	Vasca raccolta acque prima pioggia (interrata)
14a	Vasca interrata antincendio Vu=200 mc (interrata)
14b	Serbatoio antincendio Vu=76 mc
15	Locale gruppo di pressurizzazione antincendio
16	Cisterna gasolio 3000 litri con vasca di raccolta
17	Platea lavaggio mezzi
18	Locale ripostiglio
19	Biofiltro per il trattamento delle arie del capannone di vagliatura
20	Stazione meteorologica

LEGENDA

	Recinzione in rete romboidale plastificata colore verde
	Area a verde
	Pavimentazione in asfalto
	Pavimentazione in cls
	Punti di vista fotografici
	Fascia di rispetto di 4m dal ciglio della Roggia Scotto

LEGENDA-AREE PER ATTIVITA'

	Area per attività R3 (capacità autorizzata di trattamento = 30000 t/anno con max 100 t/giorno)
	Area per attività R13 (stoccaggio massimo 4770 m³)

Area Stoccaggio	CER
5a	020102
5a	020103
5a	020106
5a	020199
5a	020204
5a	020305
5a	020403
5a	020502
5a	020603
5a	020705
5a	030309
5a	030310
5a	030311
5a	040221
5a	150101
5a	190606
5a	190805
5a	191201
5a	200101
5a	200108

Area Stoccaggio	CER
5c	020101
5c	020201
5c	020301
5c	190605
5c	200125

Area Stoccaggio	CER
6	030101
6	150103
6	191207
6	200138
6	200201

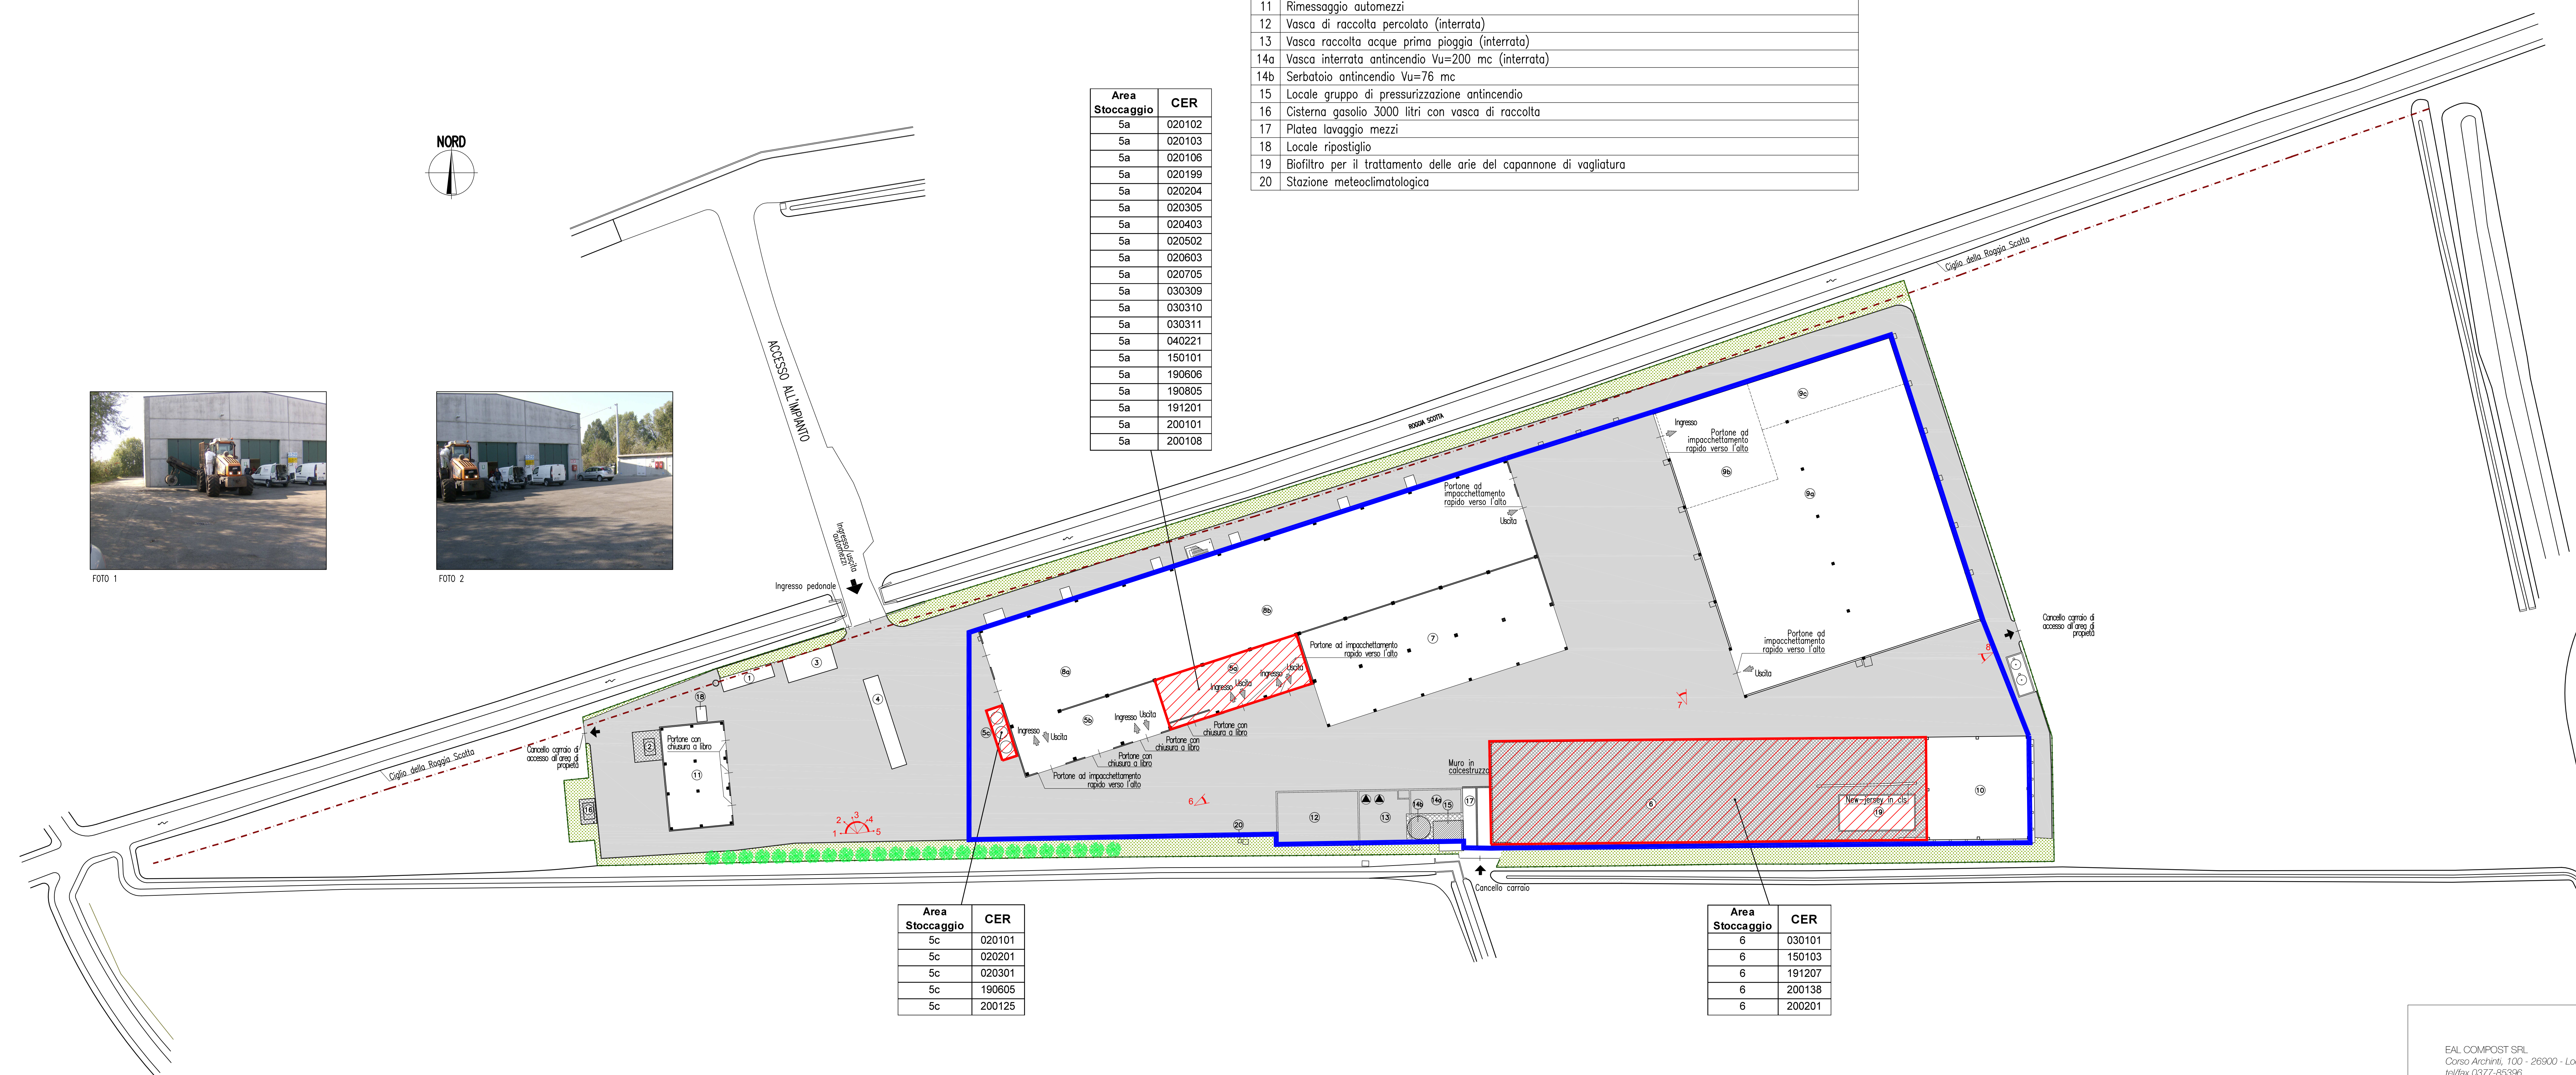


FOTO 1



FOTO 2

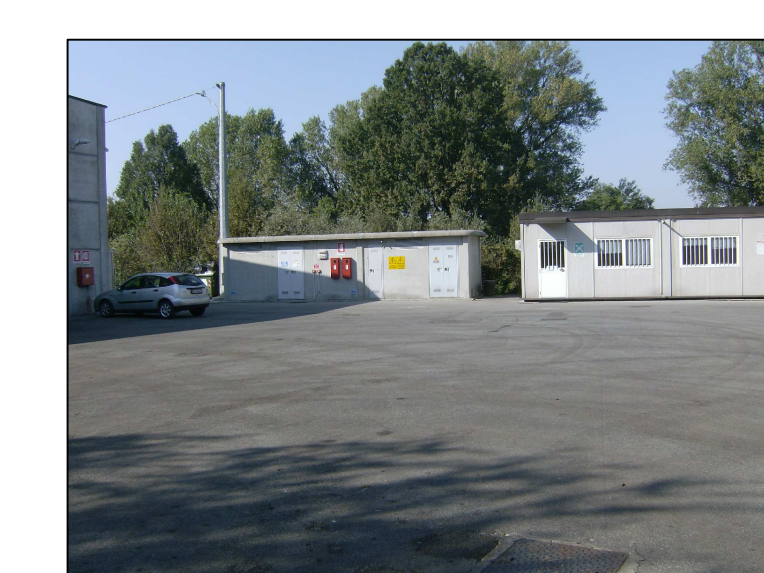


FOTO 3



FOTO 4



FOTO 5



FOTO 6



FOTO 7



FOTO 8

EPAL COMPOSTS SRL
 Corso Alghero, 100 - 26900 - Lodi
 tel/fax 0377-85396
 e-mail: ealcompost@libero.it

Impianto di produzione compost di qualità nel comune di Terranova dei Passerini (LO)
 Evoluzione impiantistica, produzione di biogas ed energia elettrica

Fase progettuale
 Autorizzazione Integrata Ambientale ai sensi dell'art. 29, comma 2 del D.Lgs. 4 marzo 2014, n. 46 e dell'art. 29 - ter del D.lgs. 3 aprile 2006, n. 152
Oggetto
 PLANIMETRIA GENERALE CON INDIVIDUAZIONE DELLA DESTINAZIONE E D'USO DELLE AREE INTERNE AL COMPLESSO - STATO DI FATTO

REV	DESCRIZIONE	DATA	REDATTO	CONFERMATO	APPROVATO
0	ESISTENTE	05/05/2014	RIVETTI	ALFREDA	5/18/2014
1	REVISIONE STOCCAGGIO	24/04/2015	RIVETTI	ALFREDA	5/18/2014
2	REVISIONE	24/05/2015	V. SERRA	ALFREDA	5/18/2014
3					

Professionisti

 Geom. Raffaele RIVETTI

EUROPROGETTI s.r.l.
 28100 NOVARA - ITALY - Corso degli Arzuffi, 1
 tel. +39 0321 455100 - fax. +39 0321 458775 - email: europrogetti.eu
 74103 TARANTO - Via Cavallotti, 116 - email: europrogetti.eu
 41125 MODENA - Viale Ammiraglio, 127 - email: europrogetti.eu
 www.europrogetti.eu

COD. **E1101**

FILE **E1101154.dwg**

SCALA **1:500**

ELABORATO **DOC.4.3a**